



NOWE SKRZYDŁO ŻŁOBKA
POZA ZAKRESEM OPRACOWANIA

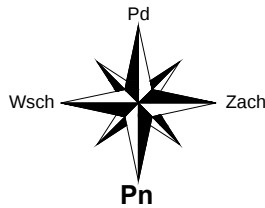

RZUT PARTERU
skala 1:100

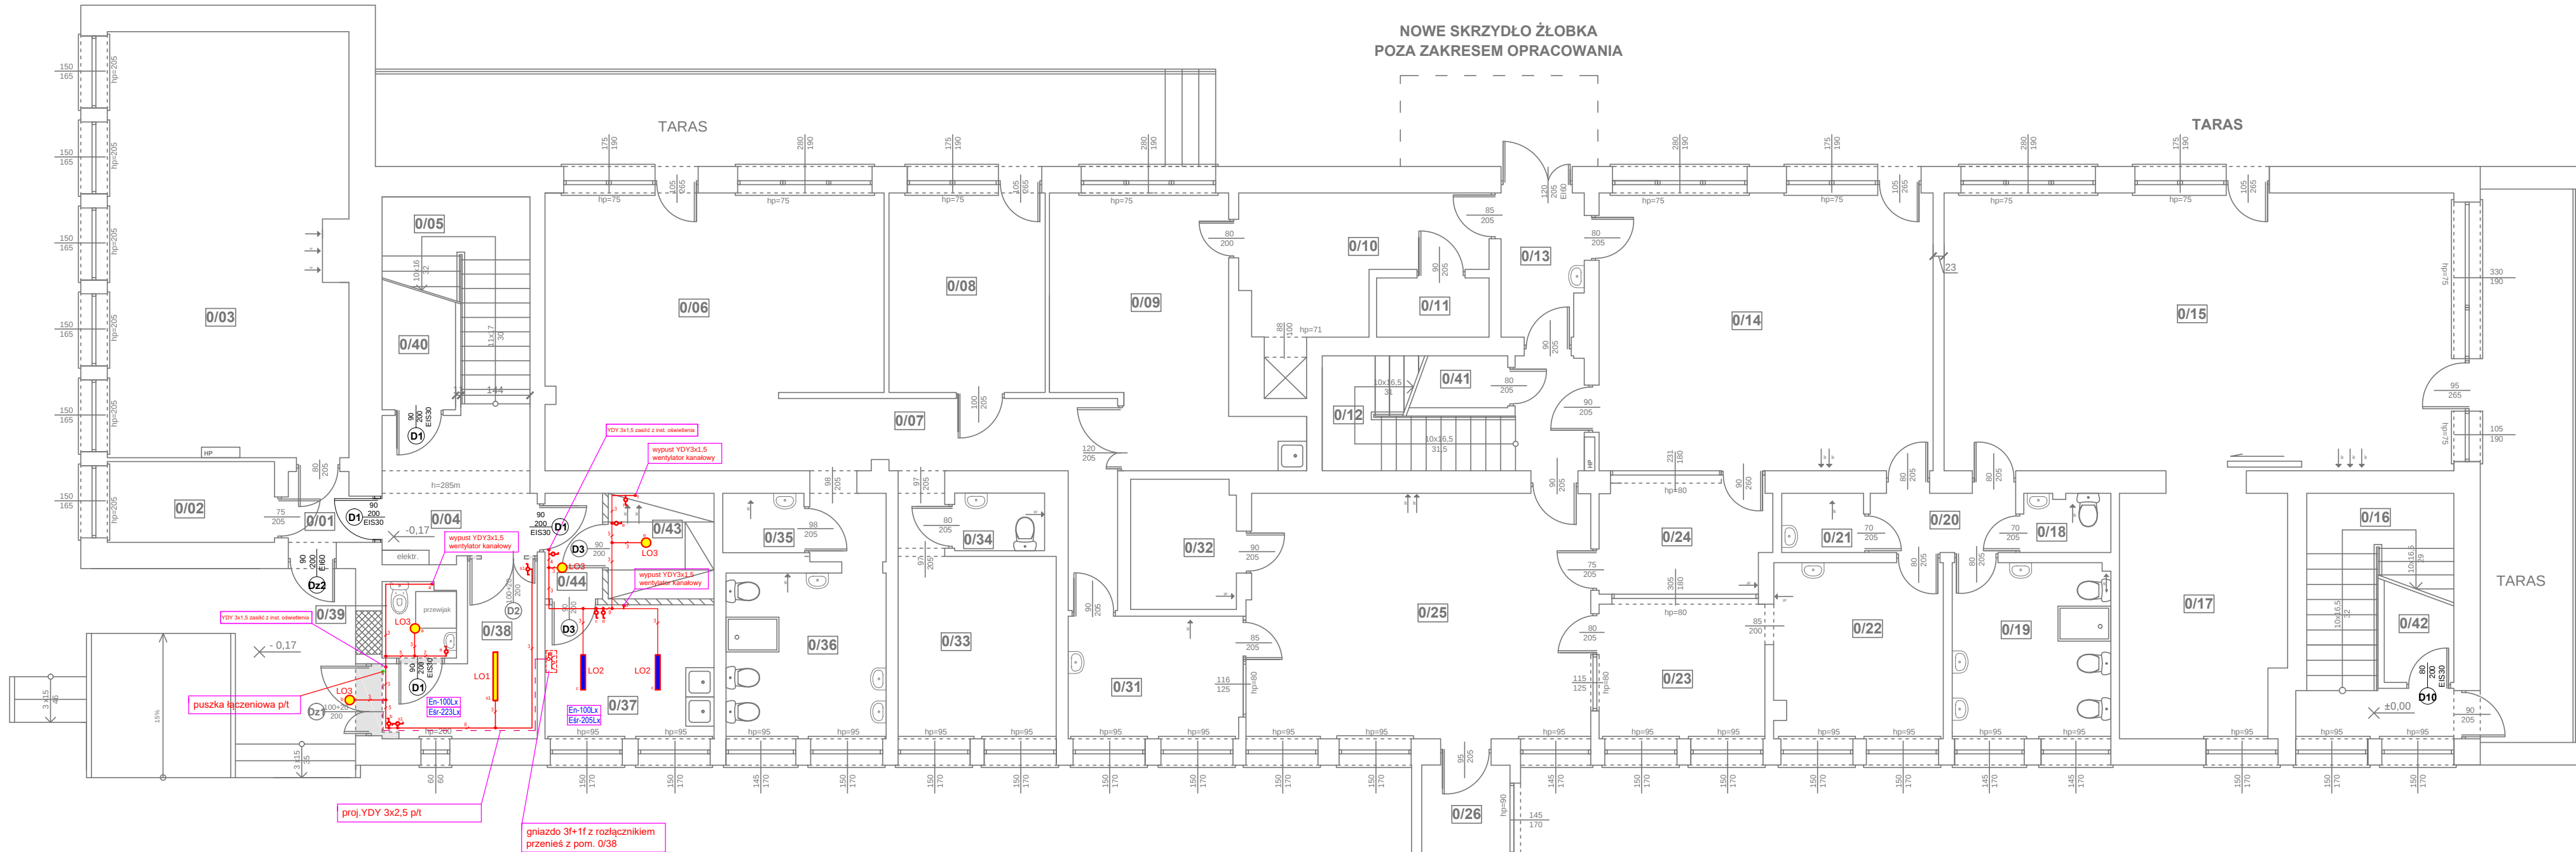

YDY 3x1,5 zasilc z nat. oświetlenia

puszka łazienkowa p/t

proj.YDY 3x2,5 p/t

YDY 3x1,5 zasilc z nat. oświetlenia

wypust YDY3x1,5 wentylator kanałowy

wypust YDY3x1,5 wentylator kanałowy

gniazdo 3f+1f z rozłącznikiem przenies z pom. 0/38

OZNACZENIE OPRAW

Oznaczenie	Nazwa	Ilość(szt)
LO1	MONZA II LED 4140 lm opal IP20 42W 4000K NIT	1
LO2	RAYLUX LB LED 2000 lm 4000K PMMA IP44 20W NIT	2
LO3	CALLA LB LED 350 ED 1100lm/840 IP65 11W 4000K NIT	4

En-500Lx — Wymagane ogólne natężenie oświetlenia wg. PN-EN 12464-1
Esr-555Lx — Obliczone średnie natężenie oświetlenia

LEGENDA

Nazwa	Ilość(szt)
ŁĄCZNIK PODTYPKOWY JEDNOBIEGUNOWY 10A,250V DO RAMKI	7
ŁĄCZNIK PODTYPKOWY ŚWIECZNIKOWY 10A,250V DO RAMKI	2
ŁĄCZNIK PODTYPKOWY SCHODOWY 10A,250V DO RAMKI	2
GNIAZDO 2L+N+PE PODTYPKOWY 16A,250V DO RAMKI IP20	
GNIAZDO 2L+N+PE PODTYPKOWY 16A,250V DO RAMKI IP44	
INSTALACJA OBWODU OŚWIELENIOWEGO	
INSTALACJA OBWODÓW GNIAZD 230V	
INSTALACJA SIŁY	
INSTALACJA POŁĄCZEŃ WYRÓWNAWCZYCH	

SYSTEM OCHRONY PRZECIWPORAŻENIOWEJ
SAMOCZYNNE WYŁĄCZENIE ZASILANIA
UKŁAD TN-S

UWAGI:
1. Inwestycję należy wykonać zgodnie z Prawem Budowlanym, „Warunkami technicznymi, jakim powinny odpowiadać budynki i ich usytuowanie”, innymi obowiązującymi przepisami, Polskimi Normami wprowadzonymi do obowiązkowego stosowania oraz zgodnie ze sztuką budowlaną.
2. Rysunki i część opisowa są dokumentacjami wzajemnie uzupełniającymi się. Wszystkie elementy ujęte w części opisowej, a nie pokazane na rysunkach oraz pokazane na rysunkach, a nie ujęte specyfikacją winny być traktowane jakby były ujęte w obu.

ZESTAWIENIE POMIESZCZEŃ

Np.	Pomieszczenie	Posadzka	Pow. [m²]
0.01	Wiatrołap	terakota	1,85
0.02	Pom. techniczne	terakota	5,85
0.03	Kotłownia gaz +MPEC	terakota	43,90
0.04	Korytarz	terakota	9,80
0.05	Kl. schodowa	terakota	8,70
0.06	Sala zabaw	panele	37,20
0.07	Korytarz	panele/terakota	13,50
0.08	Sypialnia	terakota	13,50
0.09	Jadalnia	terakota	20,90
0.10	GWP Windy	terakota	13,00
0.11	Mycie wózków	terakota	2,90
0.12	Kl. schodowa	terakota	10,10
0.13	Korytarz	terakota	5,00
0.14	Sypialnia	parkiet drewniany	40,20
0.15	Sala zabaw	wykładzina PCV	61,30
0.16	Kl. schodowa	terakota	12,10
0.17	Sala zabawa	wykładzina dywanowa	17,20
0.18	WC personelu	terakota	2,20
0.19	Łazienka dzieci	terakota	12,10
0.20	Korytarz	terakota	3,75
0.21	Pom. gospodarcze	terakota	2,10
0.22	Sala	terakota	12,80
0.23	Pokój wywiadu	terakota	9,70
0.24	Szatnia	terakota	8,00
0.25	Holl	terakota	36,40
0.26	Korytarz	terakota	5,80
0.27	Korytarz	terakota	9,00
0.28	Gabinet dyrektora	terakota	8,20
0.29	Pom. biurowe	terakota	8,20
0.30	WC	terakota	2,50
0.31	Pokój wywiadu	terakota	9,00
0.32	Szatnia	terakota	5,90
0.33	Sypialnia	terakota	14,20
0.34	WC personelu	terakota	2,20
0.35	Brudownik	terakota	2,10
0.36	Łazienka dzieci	terakota	14,00
0.37	Magazyn warzyw	terakota	9,82
0.38	Komunikacja	terakota	8,10
0.39	WC	terakota	2,40
0.40	Magazyn chemiczny	terakota	4,40
0.41	Pom. gospodarcze	terakota	2,30
0.42	Wózkownia	terakota	3,20
0.43	Magazyn produkty suche	terakota	4,80
0.44	Komunikacja	terakota	2,60
Powierzchnia całkowita:			522,77



"KOLPROJEKT" Biuro Projektowe
25-516 Kielce ul. Nowy Świat 52
e-mail: kolprojekt.pracownia@interia.pl

PROJEKT :	ADAPTACJA POMIESZCZEŃ ŻŁOBKA SAMORZĄDOWEGO NR 12 W KIELCACH W CELU UTWORZENIA NOWEJ GRUPY ŻŁOBKA			
ADRES :	Kielce, ul. K. I. Gałczyńskiego 7, działka nr ewid. 280/1, 280/2, 280/3, obr. 0011			
INWESTOR :	Żłobek Samorządowy nr 12, Kielce, ul. K. I. Gałczyńskiego 7			
TYTUŁ RYS :	RZUT PARTERU-INSTALACJE ELEKTRYCZNE			
BRANŻA :	ELEKTRYCZNA	DATA :	PODPIS :	SKALA :
PROJEKTOWAŁ :	Jarosław Fąfara uprawnienia: KL 189/90 specjalność: elektryczna	12.2020		1:100
				NUMER RYS.:
				IE1