
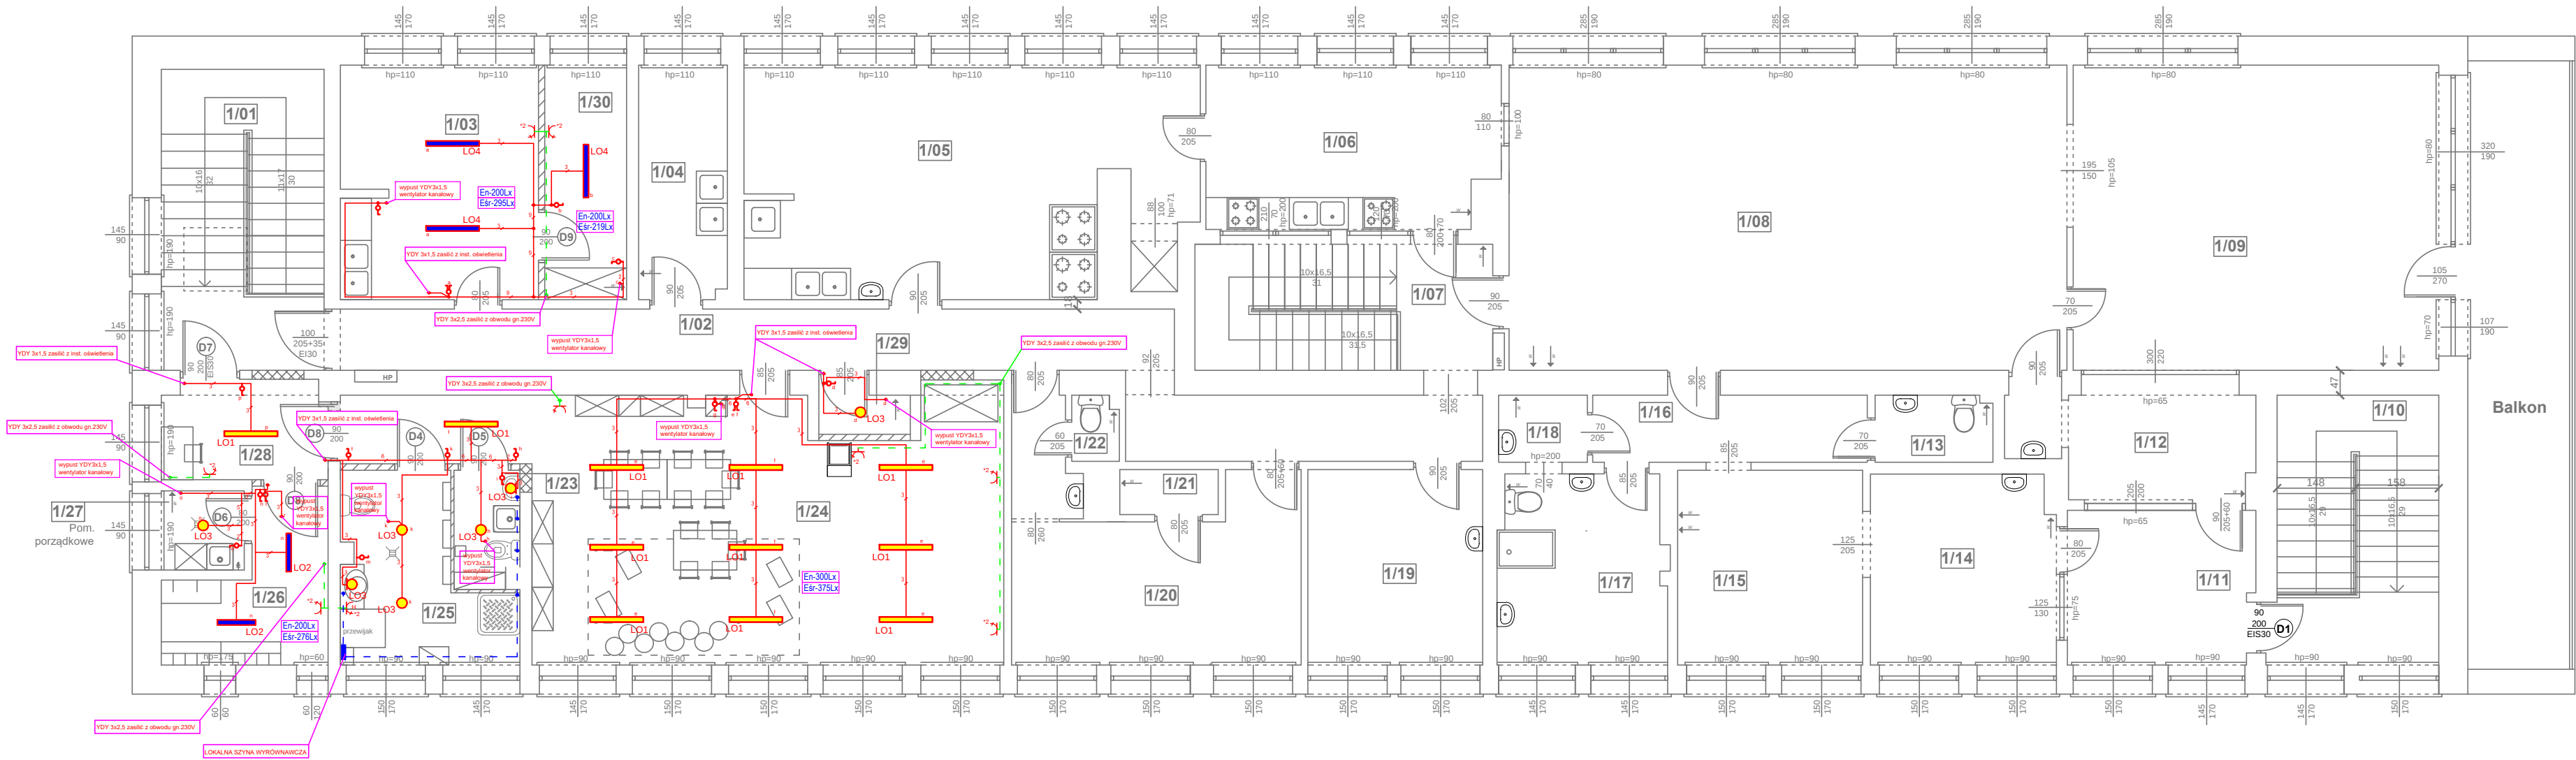


RZUT PIĘTRA

skala 1:100

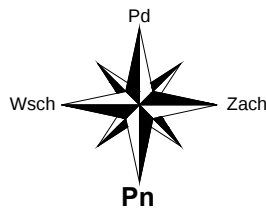

ZESTAWIENIE POMIESZCZEŃ			
Np.	Pomieszczenie	Posadzka	Pow. [m²]
1.01	Kl. schodowa	terakota	17,60
1.02	Korytarz	terakota	27,20
1.03	Pom. socjalne	terakota	16,50
1.04	Sterylizacja jaj	terakota	7,40
1.05	Kuchnia	terakota	35,90
1.06	Kuchnia mleczna	terakota	16,80
1.07	Kl. schodowa	terakota	13,45
1.08	Sala niemowląt	parkiet drewniany	61,00
1.09	Sypialnia	parkiet drewniany	40,00
1.10	Kl. schodowa	terakota	15,90
1.11	Szatnia	terakota	10,20
1.12	Pokój wywiadu	terakota	8,30
1.13	WC	terakota	2,80
1.14	Sypialnia mała	terakota	12,60
1.15	Bawialnia mała	terakota	12,90
1.16	Korytarz	terakota	6,60
1.17	Łazienka dla dzieci	terakota	11,30
1.18	Pom. porządkowe	terakota	2,10
1.19	Kasa	terakota	12,20
1.20	Szatnia	terakota	19,00
1.21	Łazienka	terakota	1,60
1.22	WC	terakota	1,10
1.23	Dezynfekcja nocników	terakota	2,70
1.24	Sala żłobka	wykładzina PCV / dywanowa	48,10
1.25	Sanitariat	terakota	9,40
1.26	Szatnia	wykładzina PCV	7,65
1.27	Pom. porządkowe	terakota	2,40
1.28	Komunikacja	terakota	5,00
1.29	Pom. techniczne	terakota	1,30
1.30	Pom. socjalne	terakota	6,90
Powierzchnia całkowita:			435,90

OZNACZENIE OPRAW

Oznaczenie	Nazwa	Ilość(szt)
LO1	MONZA II LED 4140 lm opal IP20 42W 4000K NIT	11
LO2	RAYLUX LB LED 2000 lm 4000K PMMA IP44 20W NIT	2
LO3	CALLA LB LED 350 ED 1100lm/840 IP65 11W 4000K NIT	7
LO4	RAYLUX LB LED 4050 lm 4000K PMMA IP44 35W NIT	3

En-500Lx — Wymagane ogólne natężenie oświetlenia wg. PN-EN 12464-1
Esr-555Lx — Obliczone średnie natężenie oświetlenia

LEGENDA

Nazwa	Ilość(szt)
ŁĄCZNIK PODTYNKOWY JEDNOBIEGUNOWY 10A,250V DO RAMKI	14
ŁĄCZNIK PODTYNKOWY ŚWIECZNIKOWY 10A,250V DO RAMKI	2
ŁĄCZNIK PODTYNKOWY SCHODOWY 10A,250V DO RAMKI	
GNAZDO ZL+N+PE PODTYNKOWY 16A,250V DO RAMKI IP20	8
GNAZDO ZL+N+PE PODTYNKOWY 16A,250V DO RAMKI IP44	1
INSTALACJA OBWODU OŚWIETLENIOWEGO	
INSTALACJA OBWODÓW GNAZD 230V	
INSTALACJA SIŁY	
INSTALACJA POŁĄCZEŃ WYRÓWNAWCZYCH	

SYSTEM OCHRONY PRZECIWPORAŻENIOWEJ
SAMOCZYNNY WYŁĄCZENIE ZASILANIA
UKŁAD TN-S

UWAGI:
1. Inwestycję należy wykonać zgodnie z Prawem Budowlanym, „Warunkami technicznymi, jakim powinny odpowiadać budynki i ich usytuowanie”, innymi obowiązującymi przepisami, Polskimi Normami wprowadzonymi do obowiązkowego stosowania oraz zgodnie ze sztuką budowlaną.
2. Rysunki i część opisowa są dokumentacjami wzajemnie uzupełniającymi się. Wszystkie elementy ujęte w części opisowej, a nie pokazane na rysunkach oraz pokazane na rysunkach, a nie ujęte specyfikacją winny być traktowane jakby były ujęte w obu.

 BIURO PROJEKTOWE I.N. KOLPROJEKT (G.Ł.)		"KOLPROJEKT" Biuro Projektowe 25-516 Kielce ul. Nowy Świat 52 e-mail: kolprojekt.pracownia@interia.pl				
PROJEKT :		ADAPTACJA POMIESZCZEŃ ŻŁOBKA SAMORZĄDOWEGO NR 12 W KIELCACH W CELU UTWORZENIA NOWEJ GRUPY ŻŁOBKA				
ADRES :		Kielce, ul. K. I. Gałczyńskiego 7, działka nr ewid. 280/1, 280/2, 280/3, obr. 0011				
INWESTOR :		Żłobek Samorządowy nr 12, Kielce, ul. K. I. Gałczyńskiego 7				
TYTUŁ RYS :		RZUT PIĘTRA-INSTALACJE ELEKTRYCZNE				
BRANŻA :		ELEKTRYCZNA		DATA :	PODPIS :	SKALA :
PROJEKTOWAŁ :		Jarosław Fąfara uprawnienia: KL 189/90 specjalność: elektryczna		12.2020		1:100
						NUMER RYS.:
						IE2